


PLANTA BAIXA
esc.: 1:100

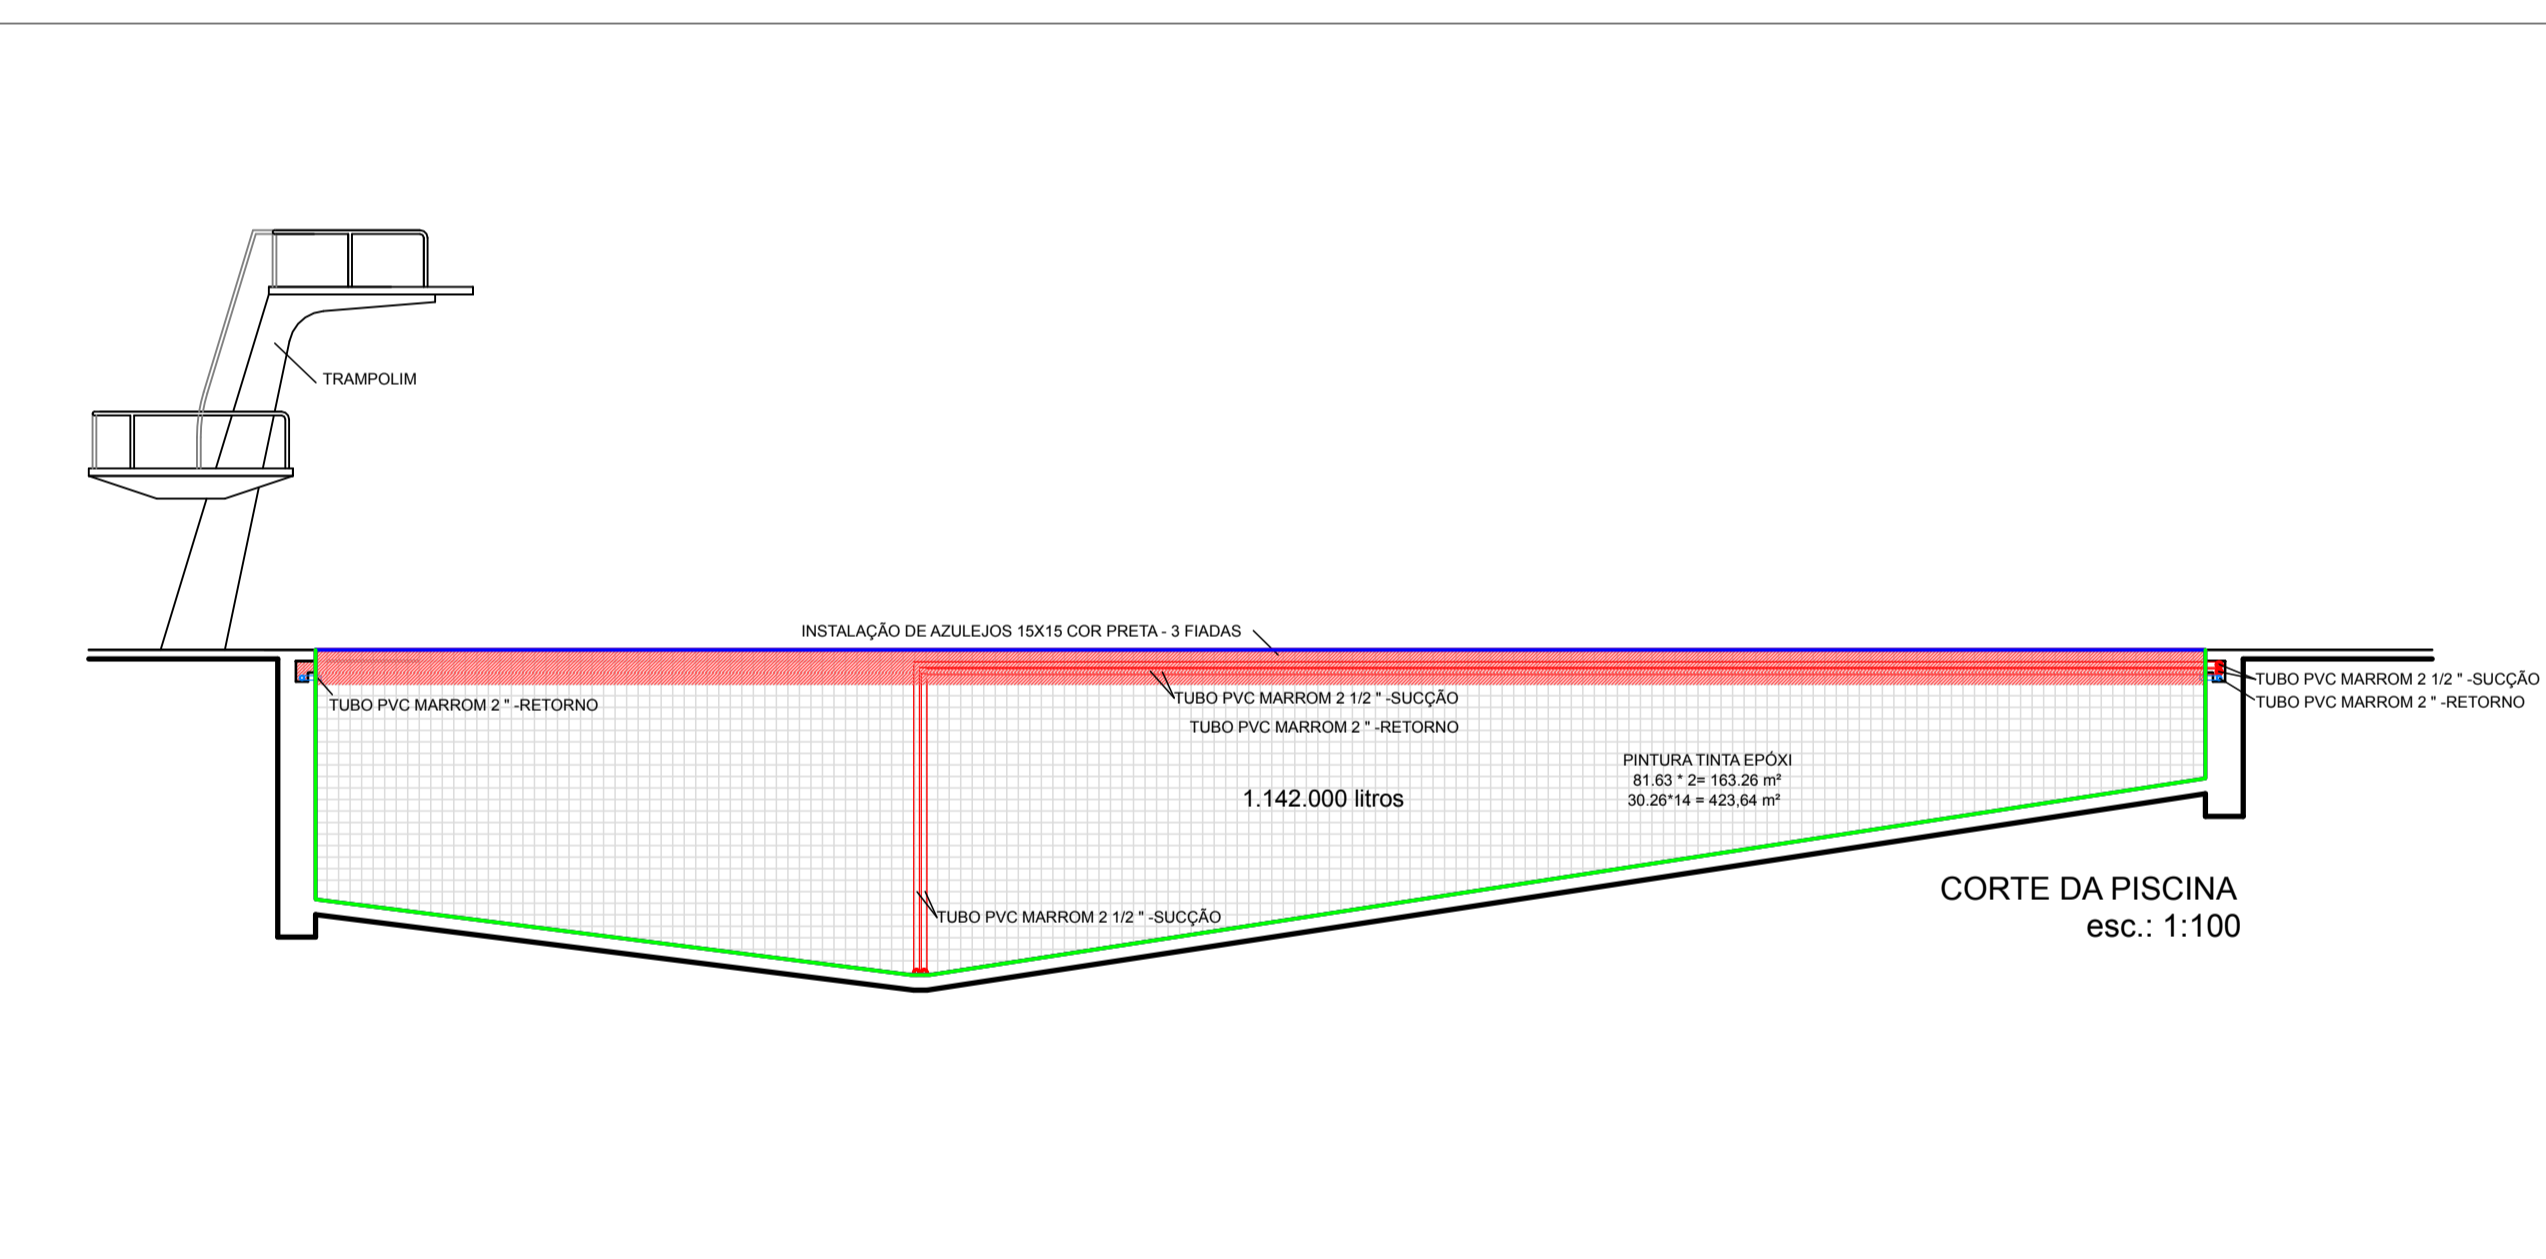

CORTE DA PISCINA
esc.: 1:100

MUNICÍPIO DE JAHU
SECRETARIA DE PROJETOS

PROJETO
REFORMA DE PISCINA SEMI-OLÍMPICA

LOCAL
PISCINA MUNICIPAL RICARDO BAGAILO

ANA LUIZA G. BERTOLDI
SECRETÁRIA ADJUNTA DE PROJETOS

SILVIO CESAR GUARNIERI
ARQUITETO DA SECRETARIA DE PROJETOS

ESCALA 1:100	DATA 02 de setembro de 2021
PROJETO E DESENHO SILVIO CESAR GUARNIERI	ARQUIVO