




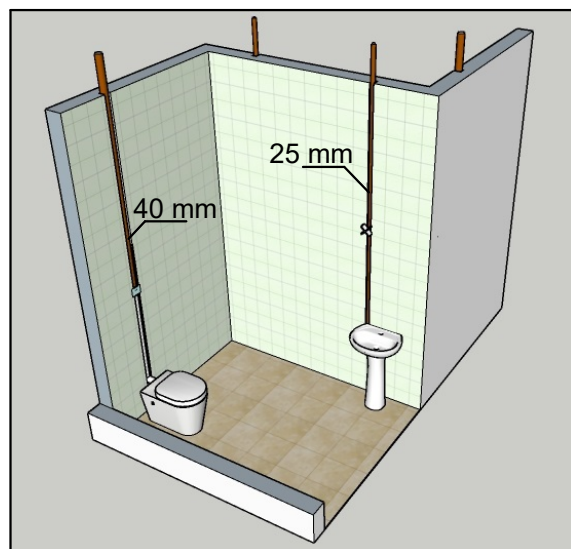

W.C. FEM. (Vista interna)
(Imagem Ilustrativa)

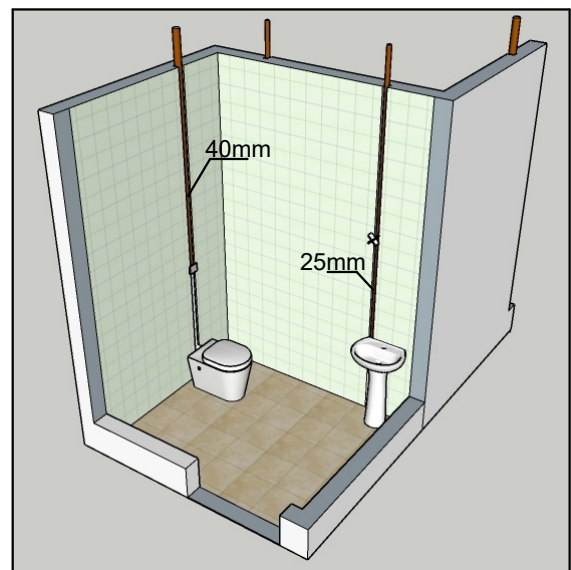


W.C. MASC. (Vista interna)
(Imagem Ilustrativa)

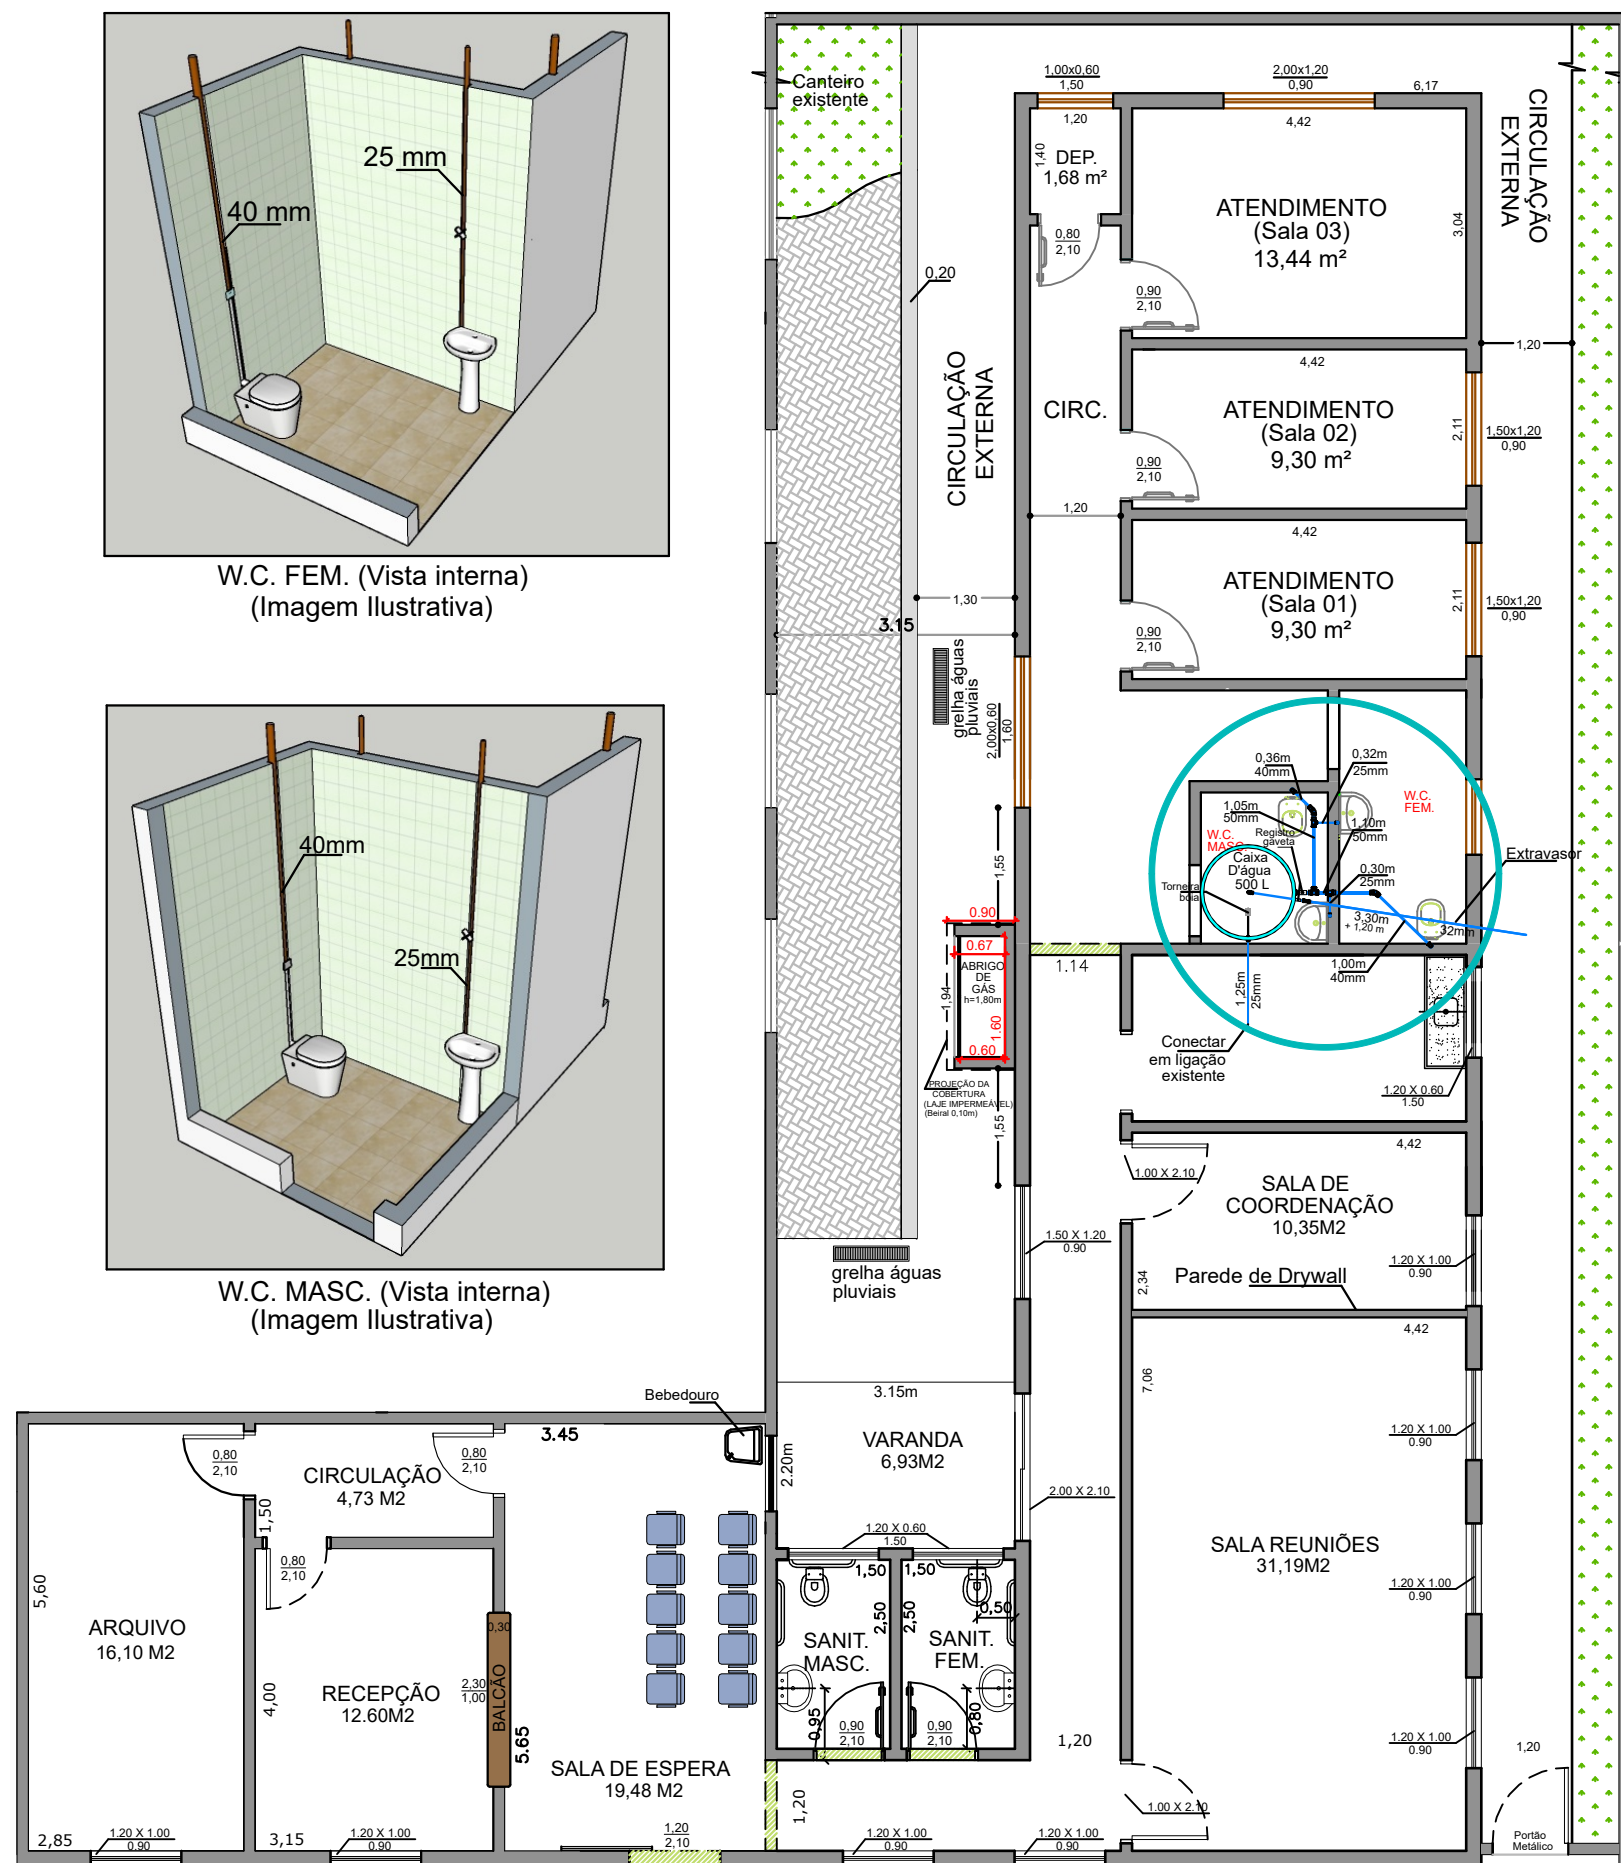


PLANTA BAIXA: (Pós reforma)
Escala 1:100

CX D'ÁGUA DE 500 L Detalhe extravasor / escoamento de limpeza da cx

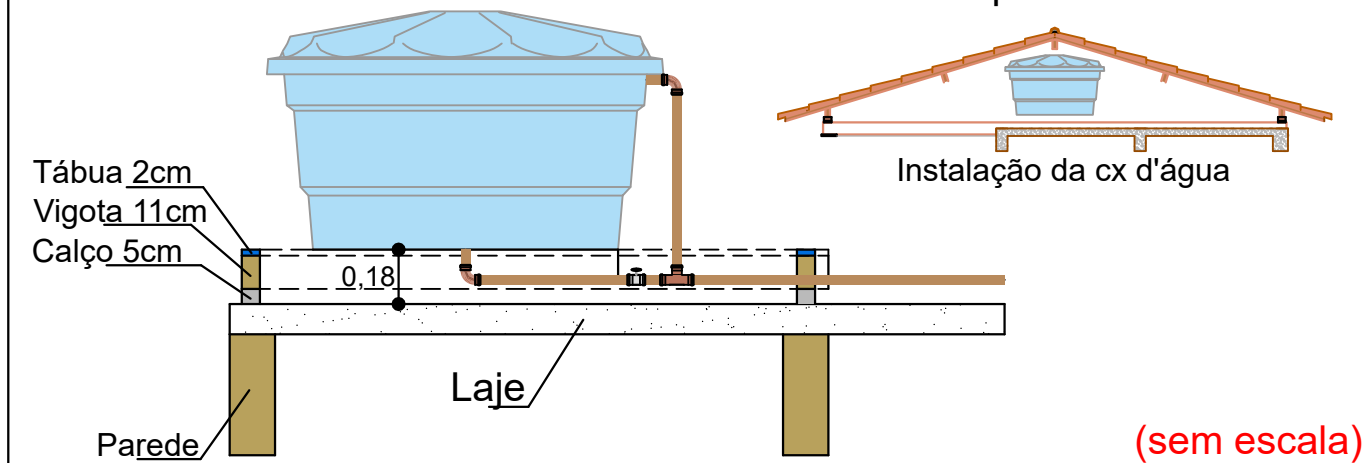

(sem escala)

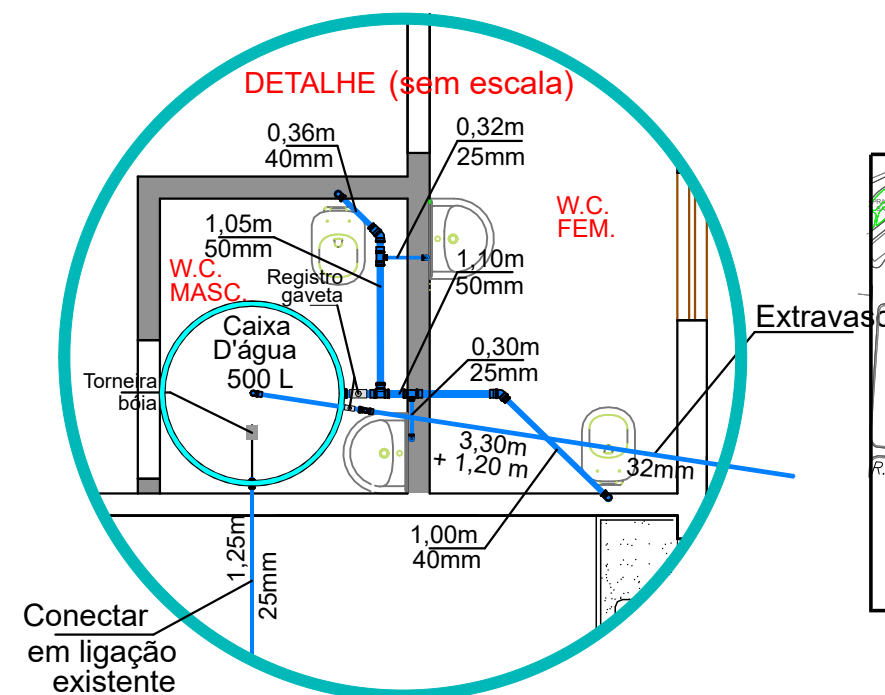

DETALHE (sem escala)

LOCALIZAÇÃO SEM ESCALA



CONJUNTO HABITACIONAL
PEDRO OMETTO



MUNICÍPIO DE JAHU

SECRETARIA DE HABITAÇÃO E
PLANEJAMENTO URBANÍSTICO



Secretaria de
Habitação e
Planejamento Urbanístico

Obra: REFORMA E AMPLIAÇÃO DO CRAS "JARDIM PEDRO OMETTO"

Local: AV. JOSÉ MARIA DE A. PRADO, N° 573 - JARDIM PEDRO OMETTO - JAÚ SP

Referência: PROJETO HIDRÁULICO (SANITÁRIOS NOVOS)

RAFAEL SALMAZO MARQUES
ENG° CIVIL DA SEC. DE HABITAÇÃO
E PLANEJAMENTO URBANÍSTICO

NORBERTO LEONELLI NETO
SECRETÁRIO DA SECRETARIA DE HABITAÇÃO
E PLANEJAMENTO URBANÍSTICO

Desenho

Escala

Indicadas

Estudo Dez/2023

impressão Out/2025

Fl.

03/05