



LOCALIZAÇÃO SEM ESCALA




ESGOTO

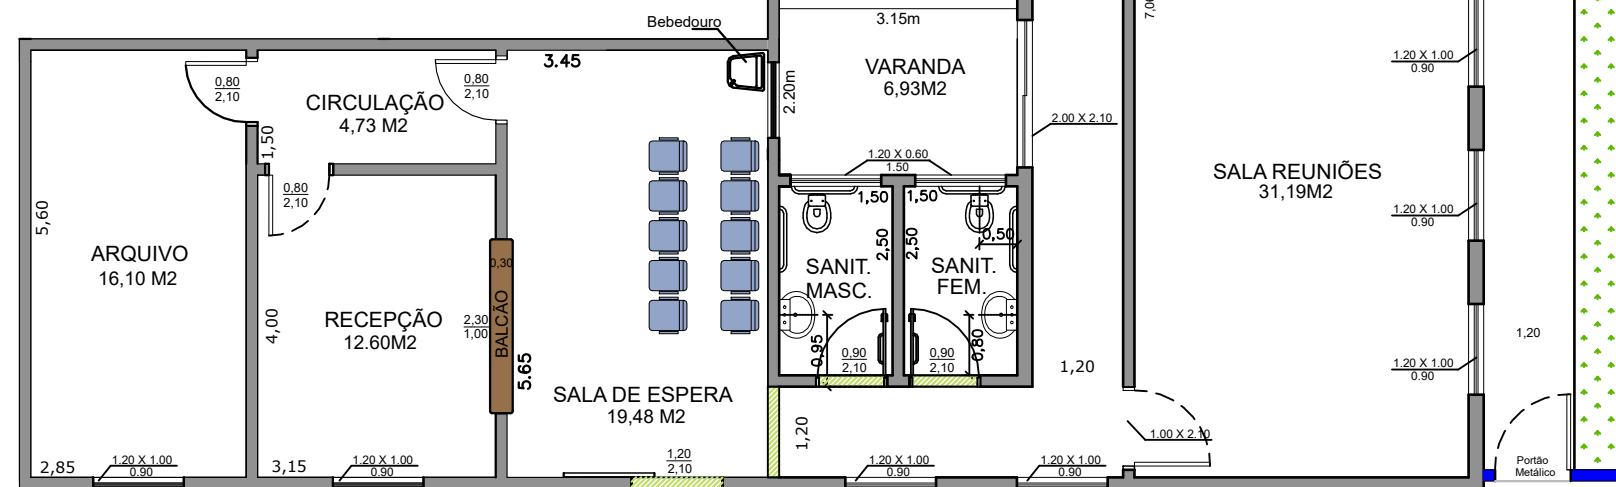

PLANTA BAIXA: (Pós reforma)
Escala 1:100

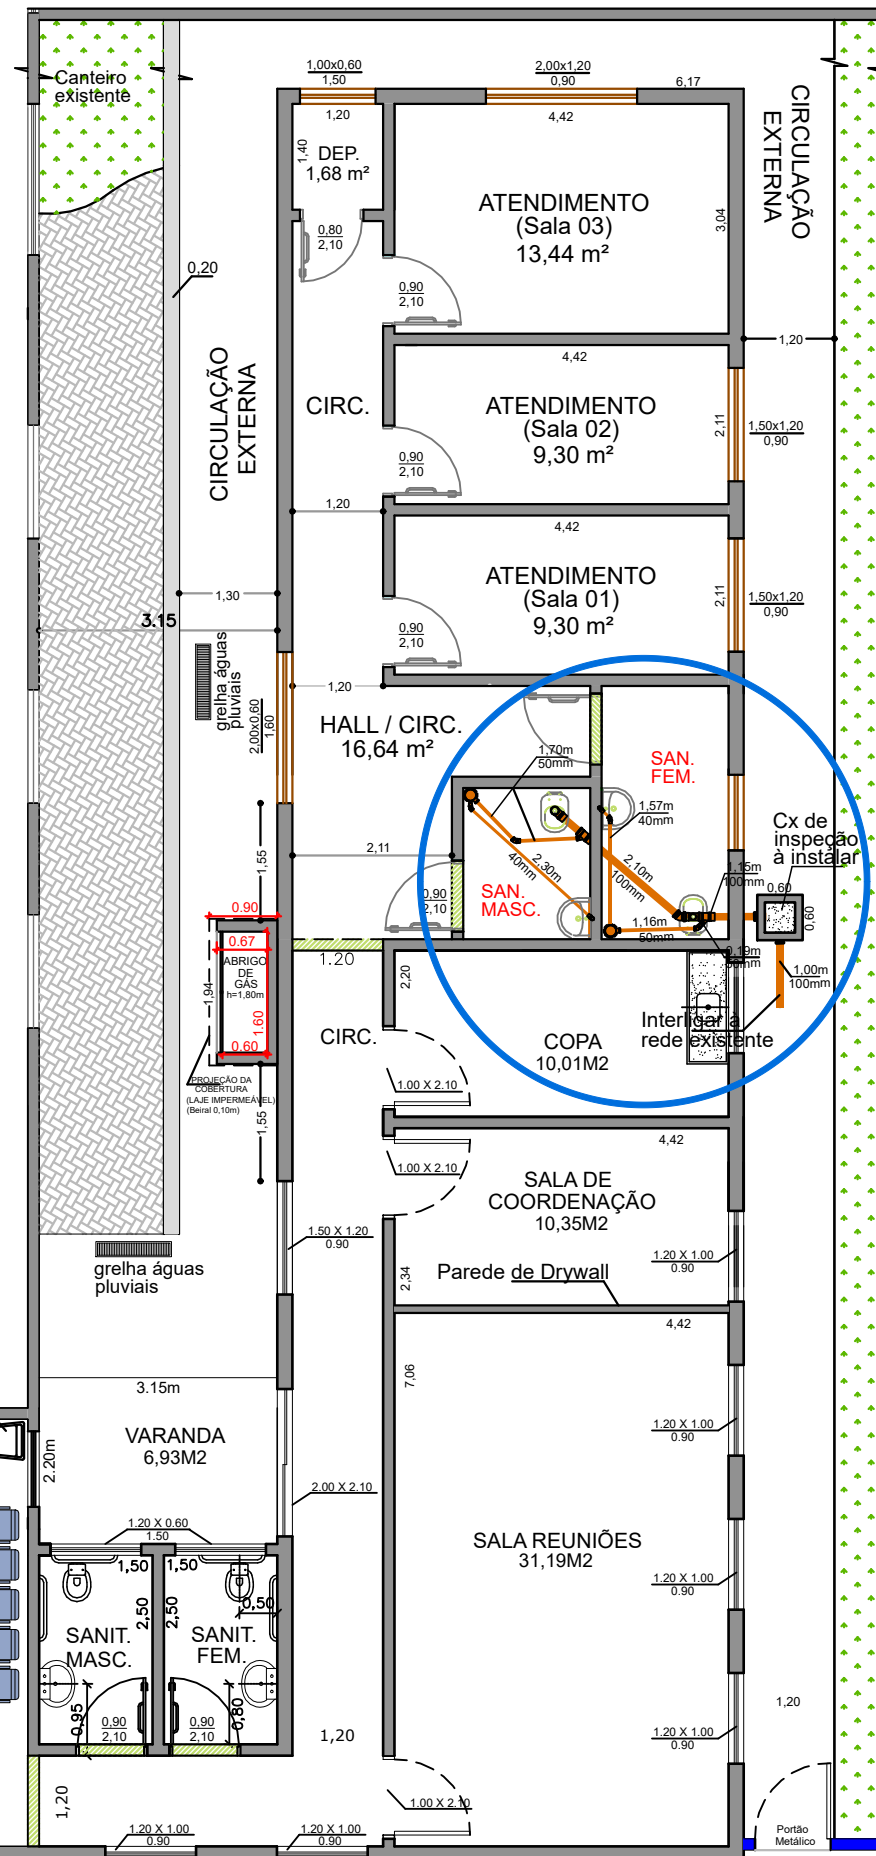

DETALHE
(sem escala)

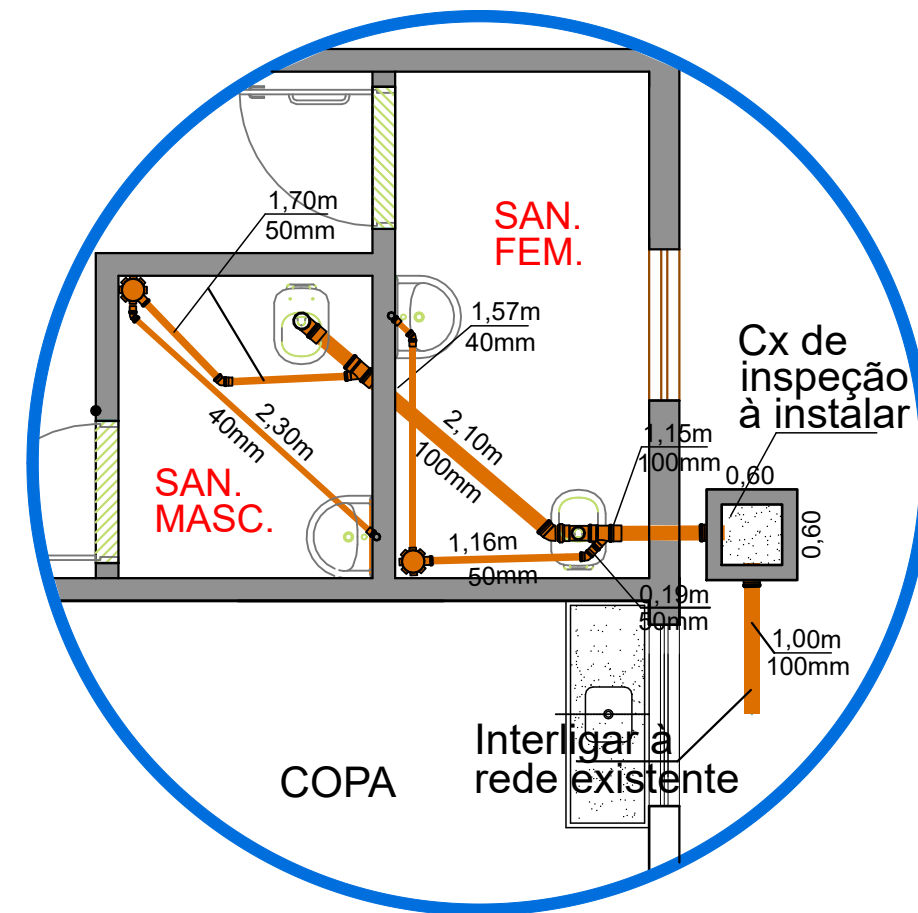

MUNICÍPIO DE JAHU
SECRETARIA DE HABITAÇÃO E
PLANEJAMENTO URBANÍSTICO



Obra: REFORMA E AMPLIAÇÃO DO CRAS "JARDIM PEDRO OMETTO"
Local: AV. JOSÉ MARIA DE A. PRADO, Nº 573 - JARDIM PEDRO OMETTO - JAÚ SP
Referência: PROJETO DE ESGOTO (SANITÁRIOS NOVOS)

RAFAEL SALMAZO MARQUES
ENGº CIVIL DA SEC. DE HABITAÇÃO
E PLANEJAMENTO URBANÍSTICO

NORBERTO LEONELLI NETO
SECRETÁRIO DA SECRETARIA DE HABITAÇÃO
E PLANEJAMENTO URBANÍSTICO

Desenho	Escala Indicadas	Estudo impressão	Dez/2023 Out/2025	Fl. 04/05
---------	---------------------	---------------------	----------------------	--------------