



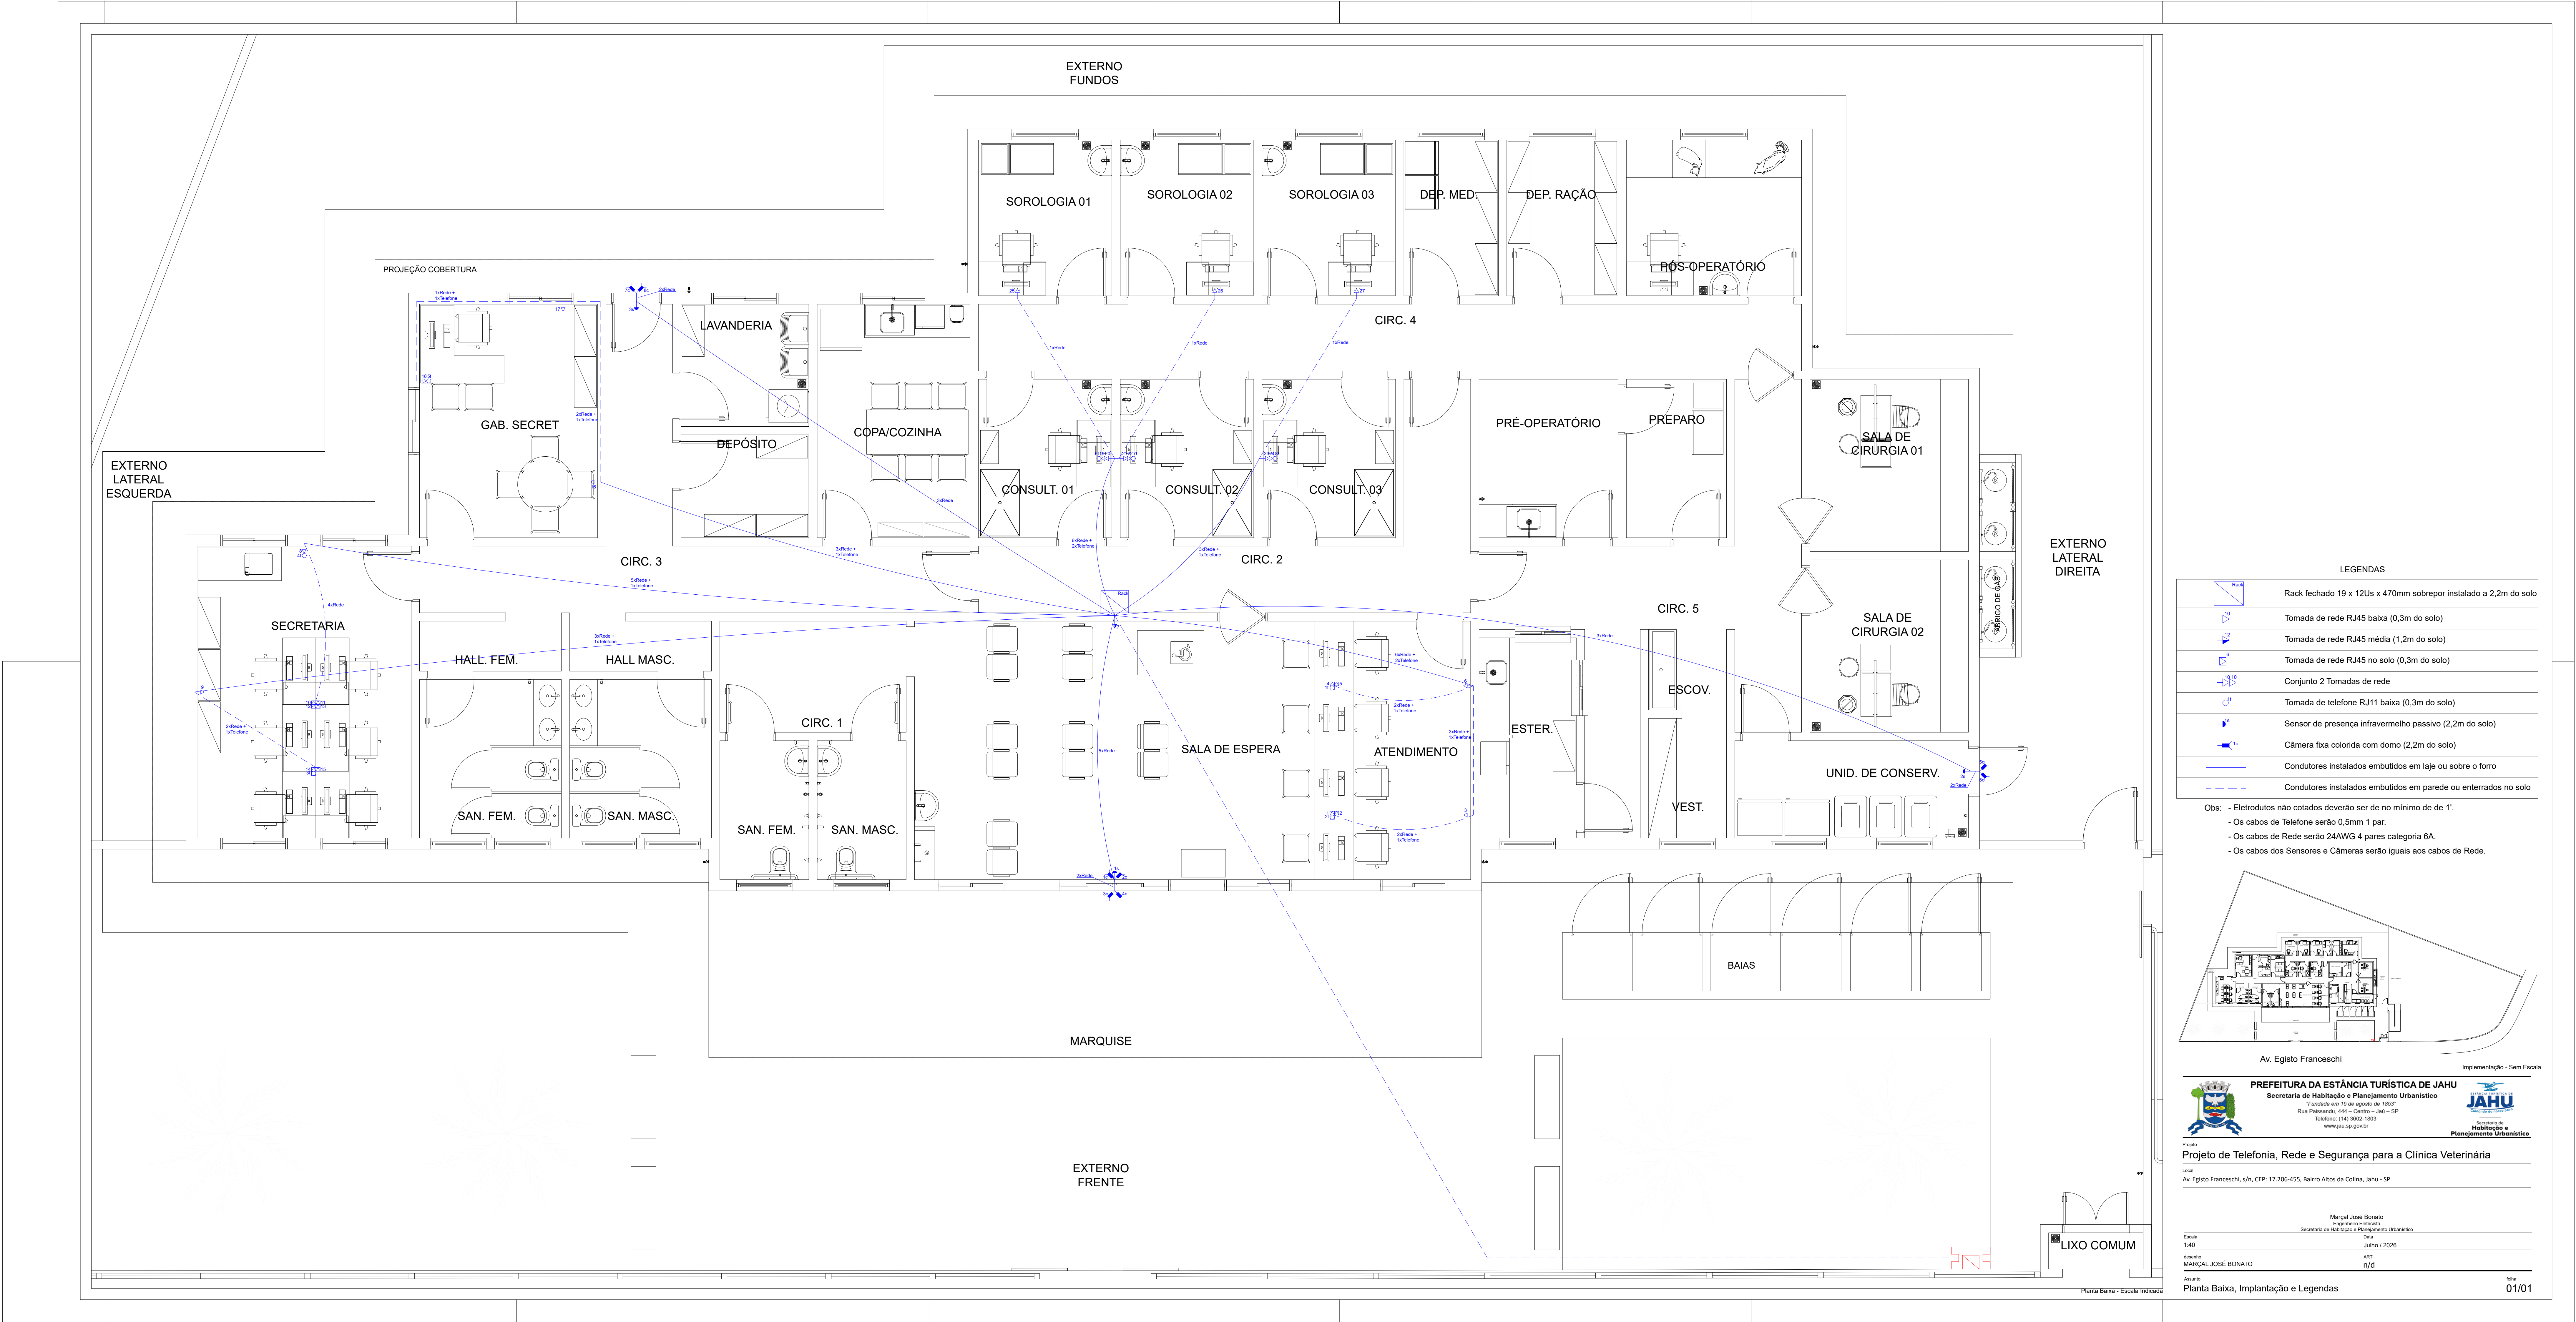

LEGENDAS	
	Rack fechado 19 x 12Us x 470mm sobrepor instalado a 2,2m do solo
	Tomada de rede RJ45 baixa (0,3m do solo)
	Tomada de rede RJ45 média (1,2m do solo)
	Tomada de rede RJ45 no solo (0,3m do solo)
	Conjunto 2 Tomadas de rede
	Tomada de telefone RJ11 baixa (0,3m do solo)
	Sensor de presença infravermelho passivo (2,2m do solo)
	Câmera fixa colorida com domo (2,2m do solo)
	Condutores instalados embutidos em laje ou sobre o forro
	Condutores instalados embutidos em parede ou enterrados no solo

Obs: - Eletrodutos não cotados deverão ser de no mínimo de 1".
- Os cabos de Telefone serão 0,5mm 1 par.
- Os cabos de Rede serão 24AWG 4 pares categoria 6A.
- Os cabos dos Sensores e Câmeras serão iguais aos cabos de Rede.

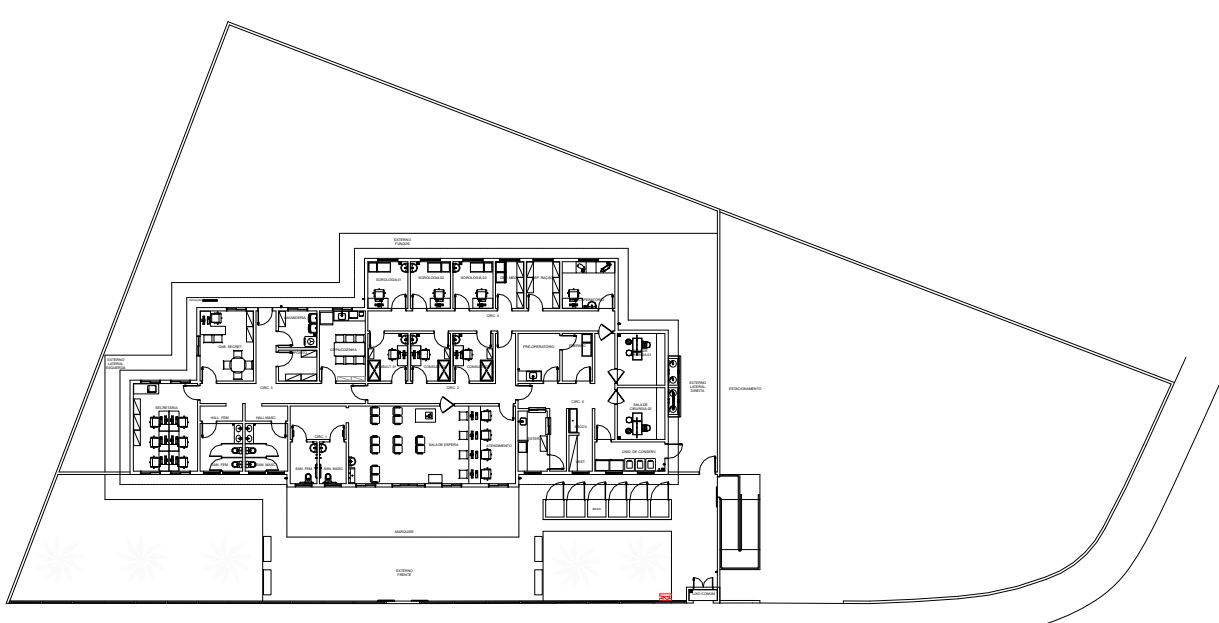

Av. Egídio Franceschi

Implementação - Sem Escala

PREFEITURA DA ESTÂNCIA TURÍSTICA DE JAHU
Secretaria de Habitação e Planejamento Urbanístico
Fundada em 12 de agosto de 1937
Rua Francisco, 444 - Centro - Jahu - SP
Telefone: (14) 3602-1003
www.jah.sp.gov.br

Projeto de Telefonia, Rede e Segurança para a Clínica Veterinária

Local
Av. Egídio Franceschi, s/n, CEP: 17.206-455, Bairro Alto da Colina, Jahu - SP

Margal José Bonato
Engenheiro Eletrônico
Secretaria de Habitação e Planejamento Urbanístico

Desenhado por
MARGAL JOSE BONATO

Assinado por
MARGAL JOSE BONATO

Escala
1:40

Data
Julho / 2026

Assinatura
N/C

Planta Baixa, Implantação e Legendas

01/01